

**FORMENTIN e ASSOCIATI**  
Studio Tecnico

VIALE DELLA STAZIONE n. 13  
35017 - PIOMBINO DESE (PD)  
telefono e fax 049.9366690  
e-mail: studio@formentinassociati.it

Sistema Gestione Qualità  
ISO 9001:2015

Certificato IRINA n. 8220/03/S  
Certificazione IONet reg. num. IT-29139

COMMITTENTE: **Stevanato Group STEVANATO GROUP s.p.a.**

INTERVENTO: **NUOVO PARCHEGGIO A SERVIZIO DEL COMPENDIO PRODUTTIVO**

PRATICA: **RICHIESTA DI PERMESSO DI COSTRUIRE IN VARIANTE ALLO STRUMENTO URBANISTICO VIGENTE**

COMMESSA: **0876** PRATICA: **P1** COMUNE: **PIOMBINO DESE (PD)** SEZIONE: **UNICA** FOGLIO: **22** MAPPALI: **1471**

CODICE ELABORATO: **P1.07** OGGETTO: **SCHEMA RETE IMPIANTO ANTINCENDIO** SCALA: **1 : 250**

REV. **1** DATA: **30/07/2020** DESCRIZIONE MODIFICHE: **ADEGUAMENTO ALLE PRESCRIZIONI DELLA CONFERENZA DEI SERVIZI** RED. **L23** VERIF. **C11**

FIRME PROGETTISTI: \_\_\_\_\_ FIRME COMMITTENTI: \_\_\_\_\_

**LEGENDA:**

- PERIMETRO COMPENDIO PRODUTTIVO ATTUALE
- PERIMETRO AREA OGGETTO DI INTERVENTO IN VARIANTE ALLO STRUMENTO URBANISTICO
- OPERE DI SISTEMAZIONE ESTERNA IN FASE DI REALIZZAZIONE
- FABBRICATI ESISTENTI NELL'AMBITO DEL COMPENDIO PRODUTTIVO
- FABBRICATI ESISTENTI ALTRE PROPRIETA'


**LEGENDA**

**RETE ACQUEDOTTO:**

- NUOVO POZZETTO SU LINEA ESISTENTE
- LINEA ANTINCENDIO ESISTENTE DN140
- LINEA ANTINCENDIO IN PROGETTO DN140
- SARACINESCA
- IDRANTE SOPRASUOLO A COLONNA DN 70

**ESEMPIO DI INSTALLAZIONE IDRANTE SOPRASUOLO**  
UNI EN 14384 - DN 80 TIPO C  
CON CASSETTA DI CORREDO

**PLANIMETRIA STATO DI PROGETTO**  
SCALA 1 : 250

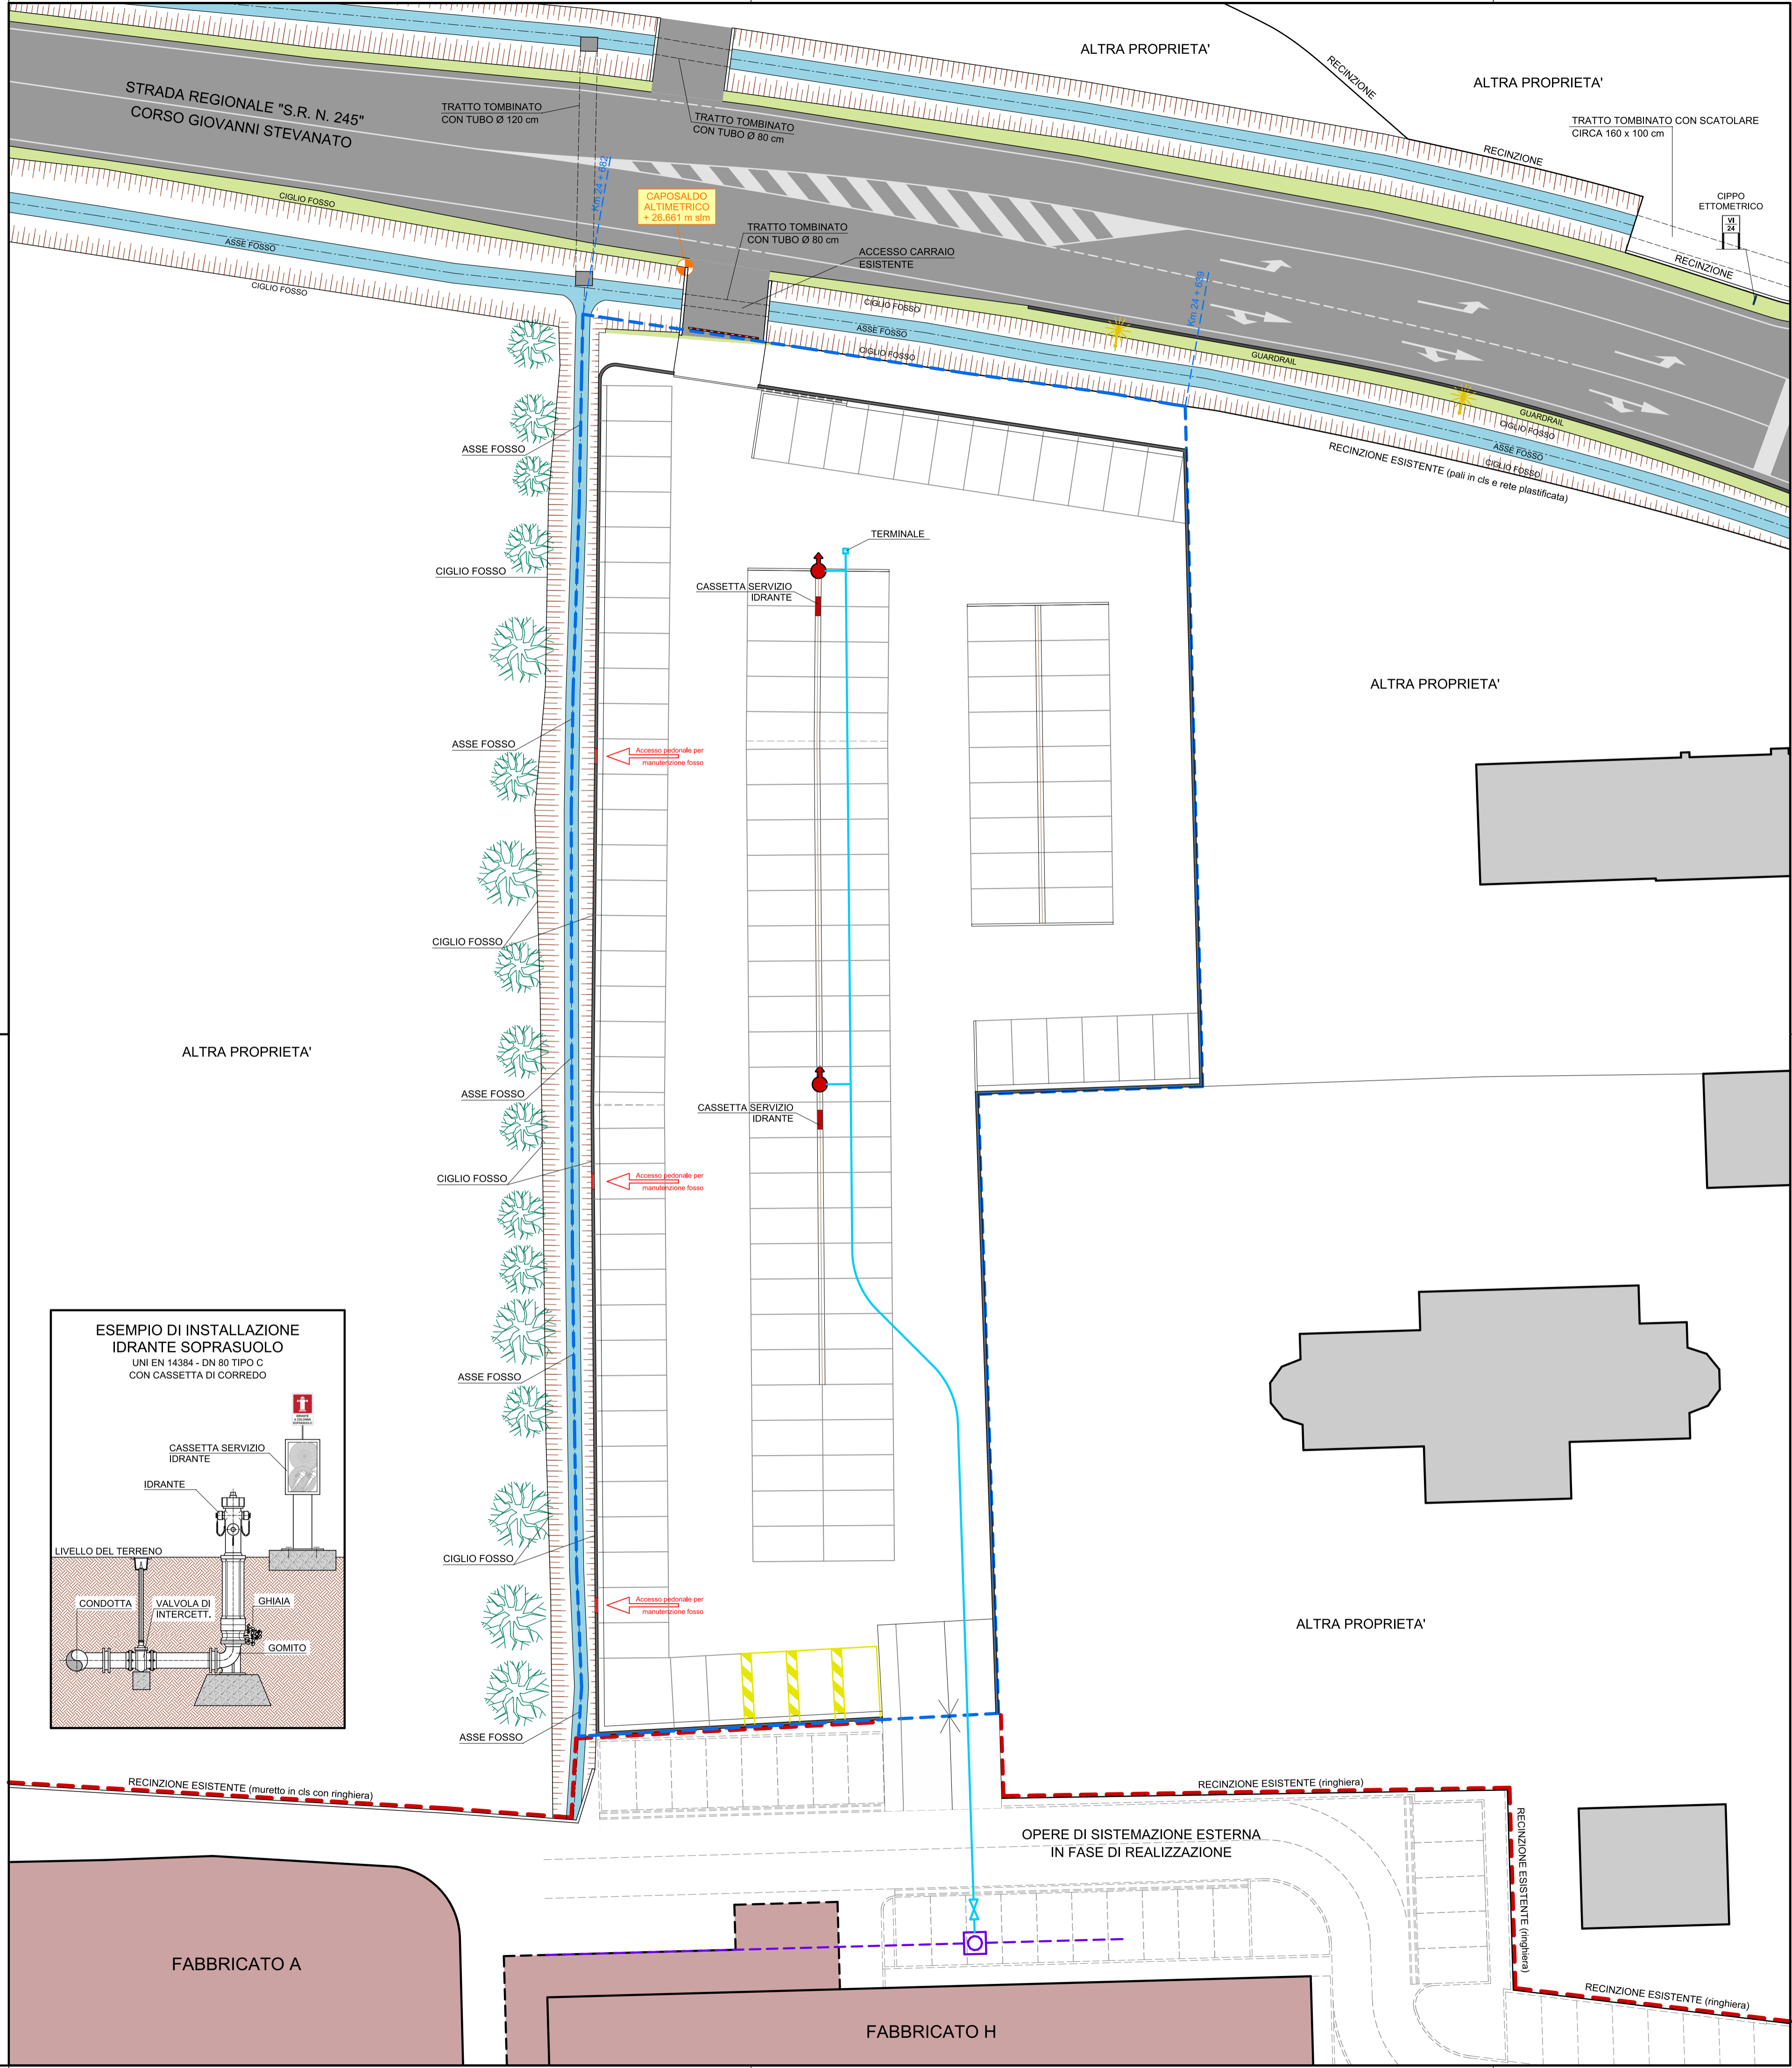

COMUNE DI PIOMBINO DESE  
 PROTOCOLLO GENERALE  
 CODICE COPIA CONFORME ALL'ORIGINALE DIGITALE  
 Firmatario: DANLO FORMENTIN